

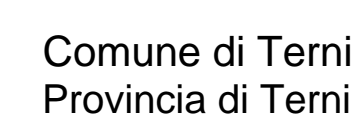


	PLAFONIERA 1x18W S.E. CON GRUPPO AUTONOMO DI EMERGENZA
	LAMPADA CON SEGNALEAZIONE USCITA DI SICUREZZA S.A
	PERCORSO DI USCITA VERSO IL BASSO
	PERCORSO DI USCITA VERSO L'ALTO
	PERCORSO DI USCITA ORIZZONTALE
	CASSETTA PRONTOSOCORSO
	TELEFONO PUBBLICO

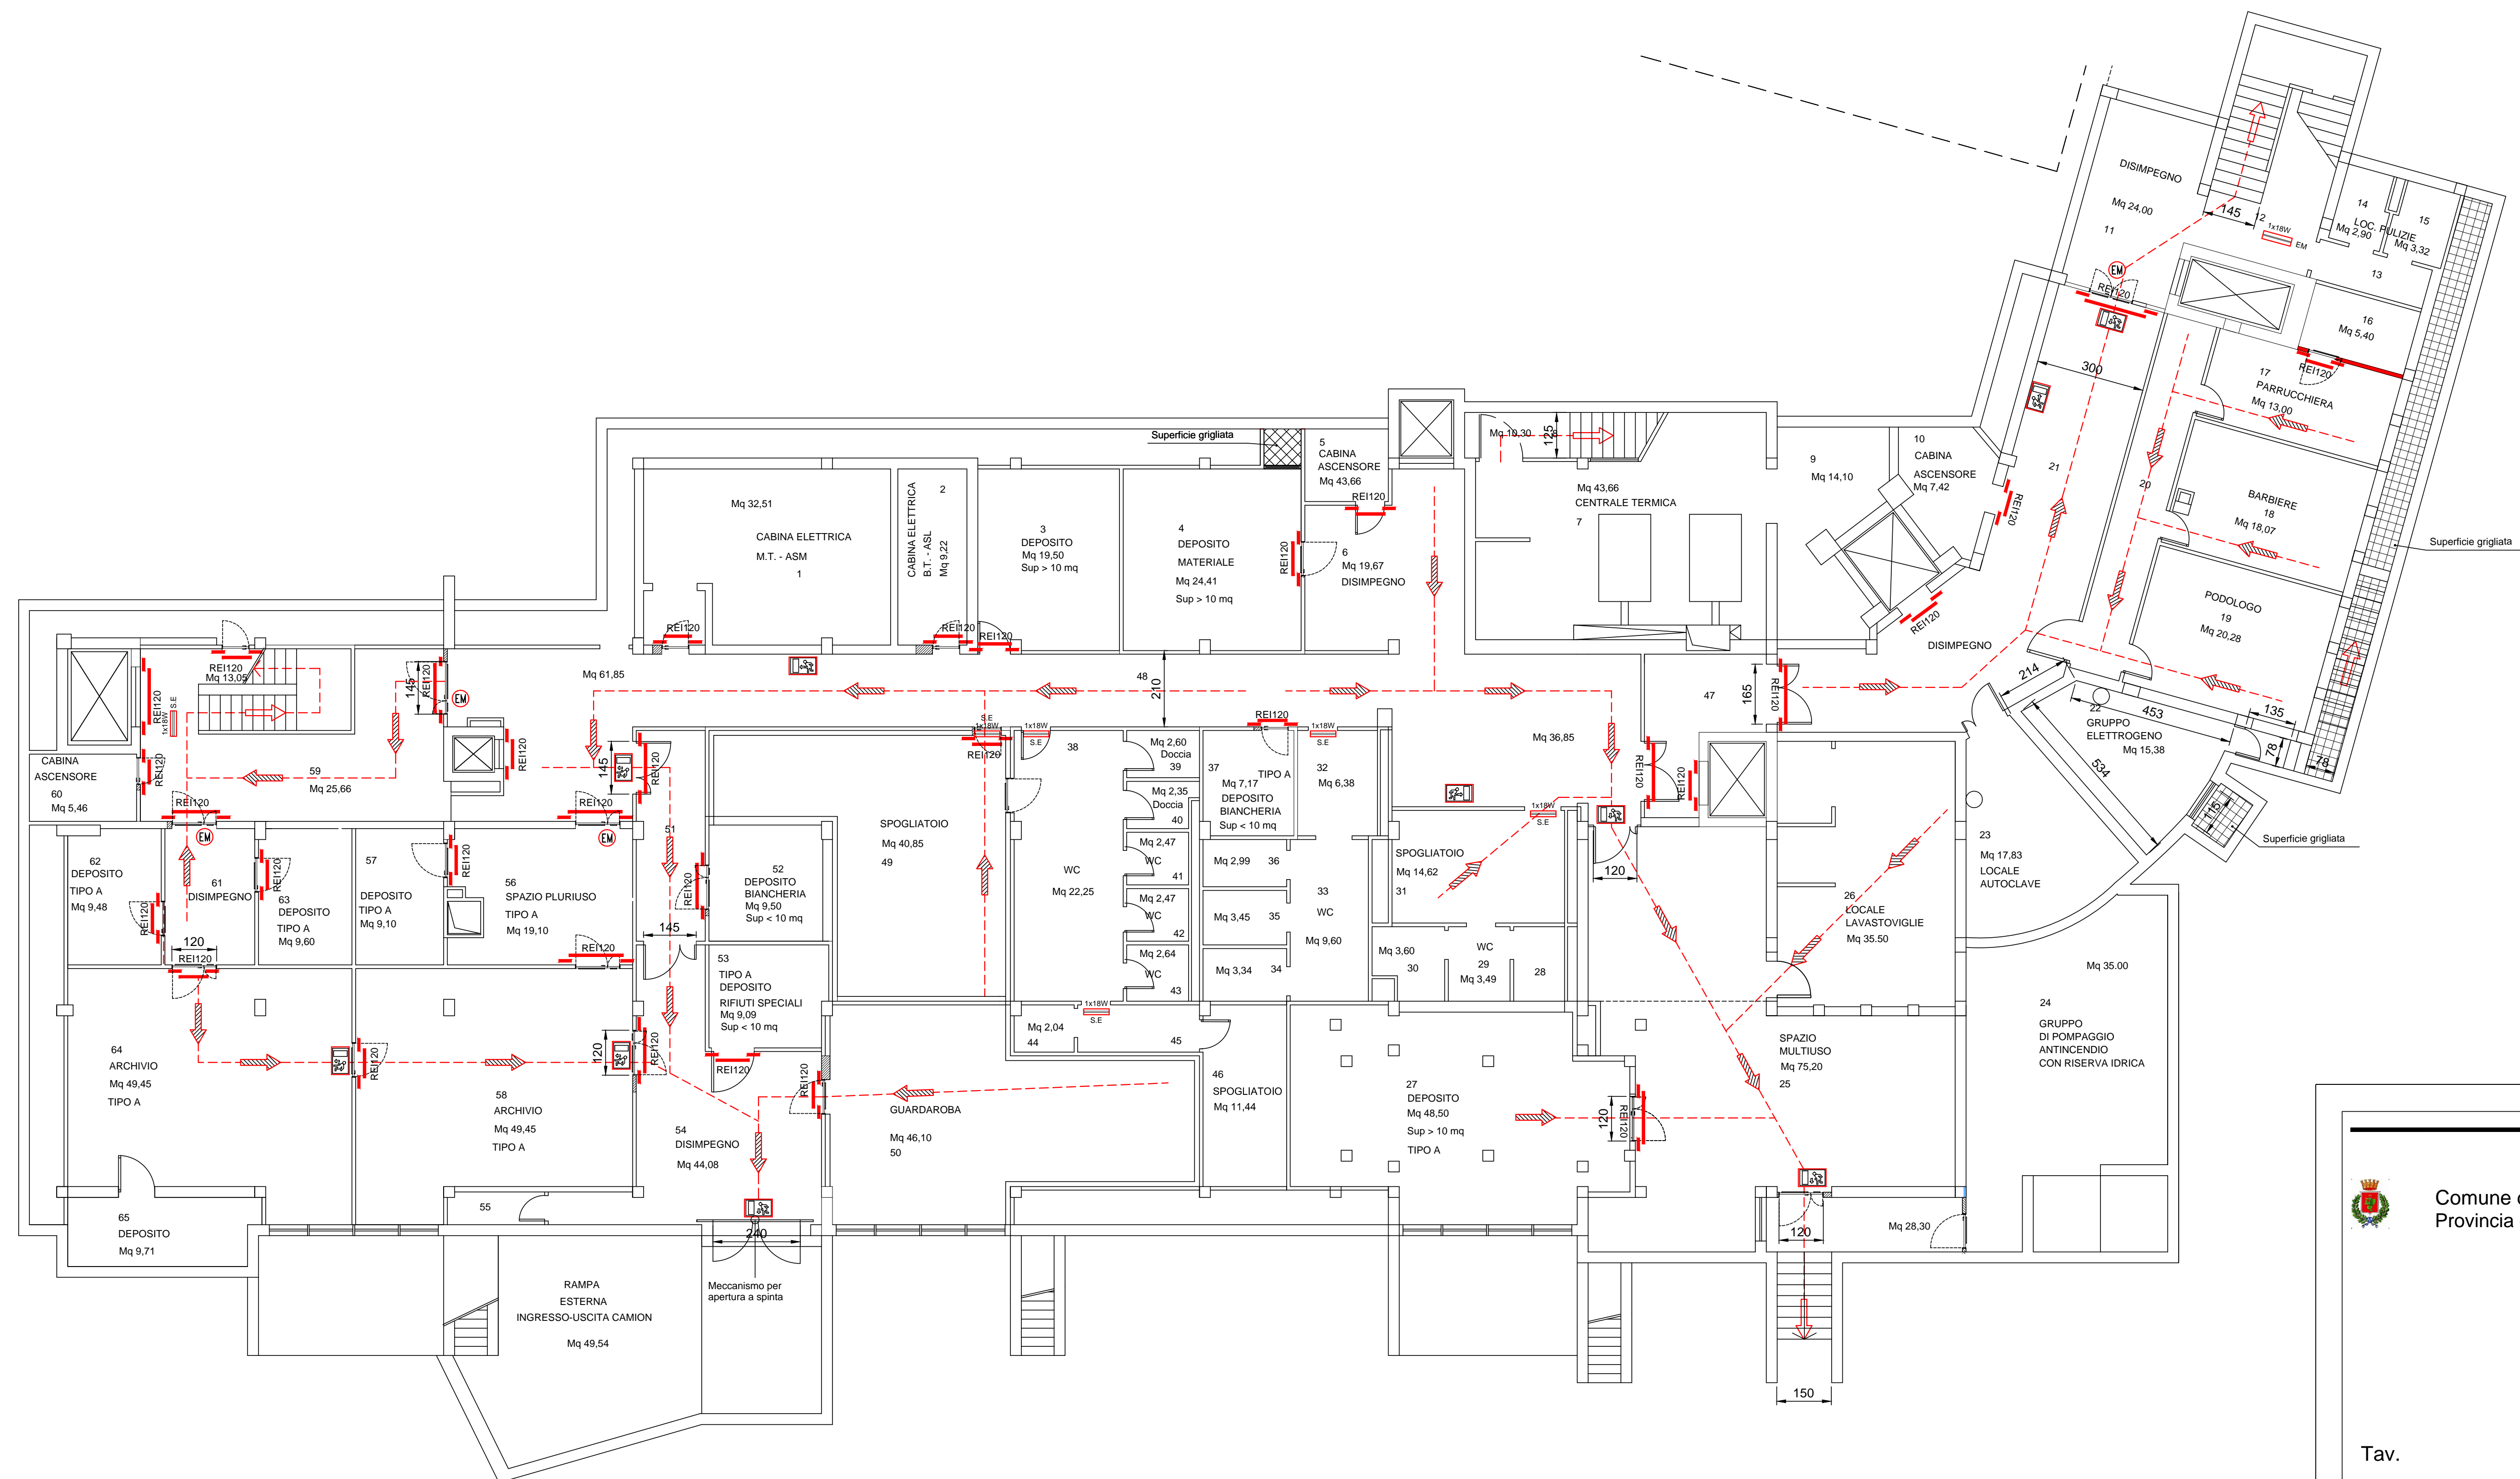

Lavori di adeguamento alle norme antincendio del centro di assistenza geriatrica residenziale "Le Grazie"

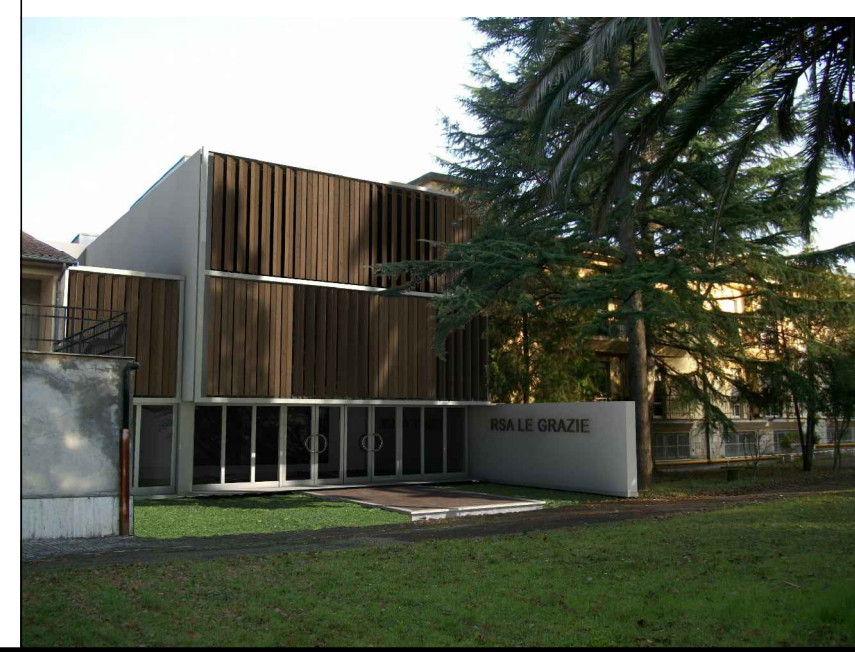

Tav.

# VVF12

Titolo: PROGETTO ESECUTIVO



PROGETTO:  
PERCORSI DI ESODO  
Pianta piano interrato

Consulente: Medi consulting progettazione S.r.l.		Committente: USL Umbria 2	
Disegnato da:	I	Tolleranza +/- 5 cm	Licenza software: AUTOCAD 2007/2013 3D-40003537
Contrattato da:	I	Scala: 1:100	Centro di Profilo: <span style="border: 1px solid black; padding: 0 5px;">3</span> <span style="border: 1px solid black; padding: 0 5px;">3</span> <span style="border: 1px solid black; padding: 0 5px;">7</span>
Approvato da:	I	Iniziato il:	Finito il:
File:			
Modificato da:	I	Descrizione modifica:	
Modificato da:	I	Descrizione modifica:	
Approvato da:	I		

Studio tecnico Ing. Sergio Lancia  
Via G. Da Vitalone n. 8 05100 Terni  
Tel. 0744/288242 Fax 0744/288242  
E-mail: [lanca.sergio@gmail.com](mailto:lanca.sergio@gmail.com)