



	PLAFONIERA 1x18W S.E. CON GRUPPO AUTONOMO DI EMERGENZA
	LAMPADA CON SEGNALESCIZIONE USCITA DI SICUREZZA S.A
	PERCORSO DI USCITA VERSO IL BASSO
	PERCORSO DI USCITA VERSO L'ALTO
	PERCORSO DI USCITA ORIZZONTALE
	CASSETTA PRONTOSOCOCCORSO
	TELEFONO PUBBLICO

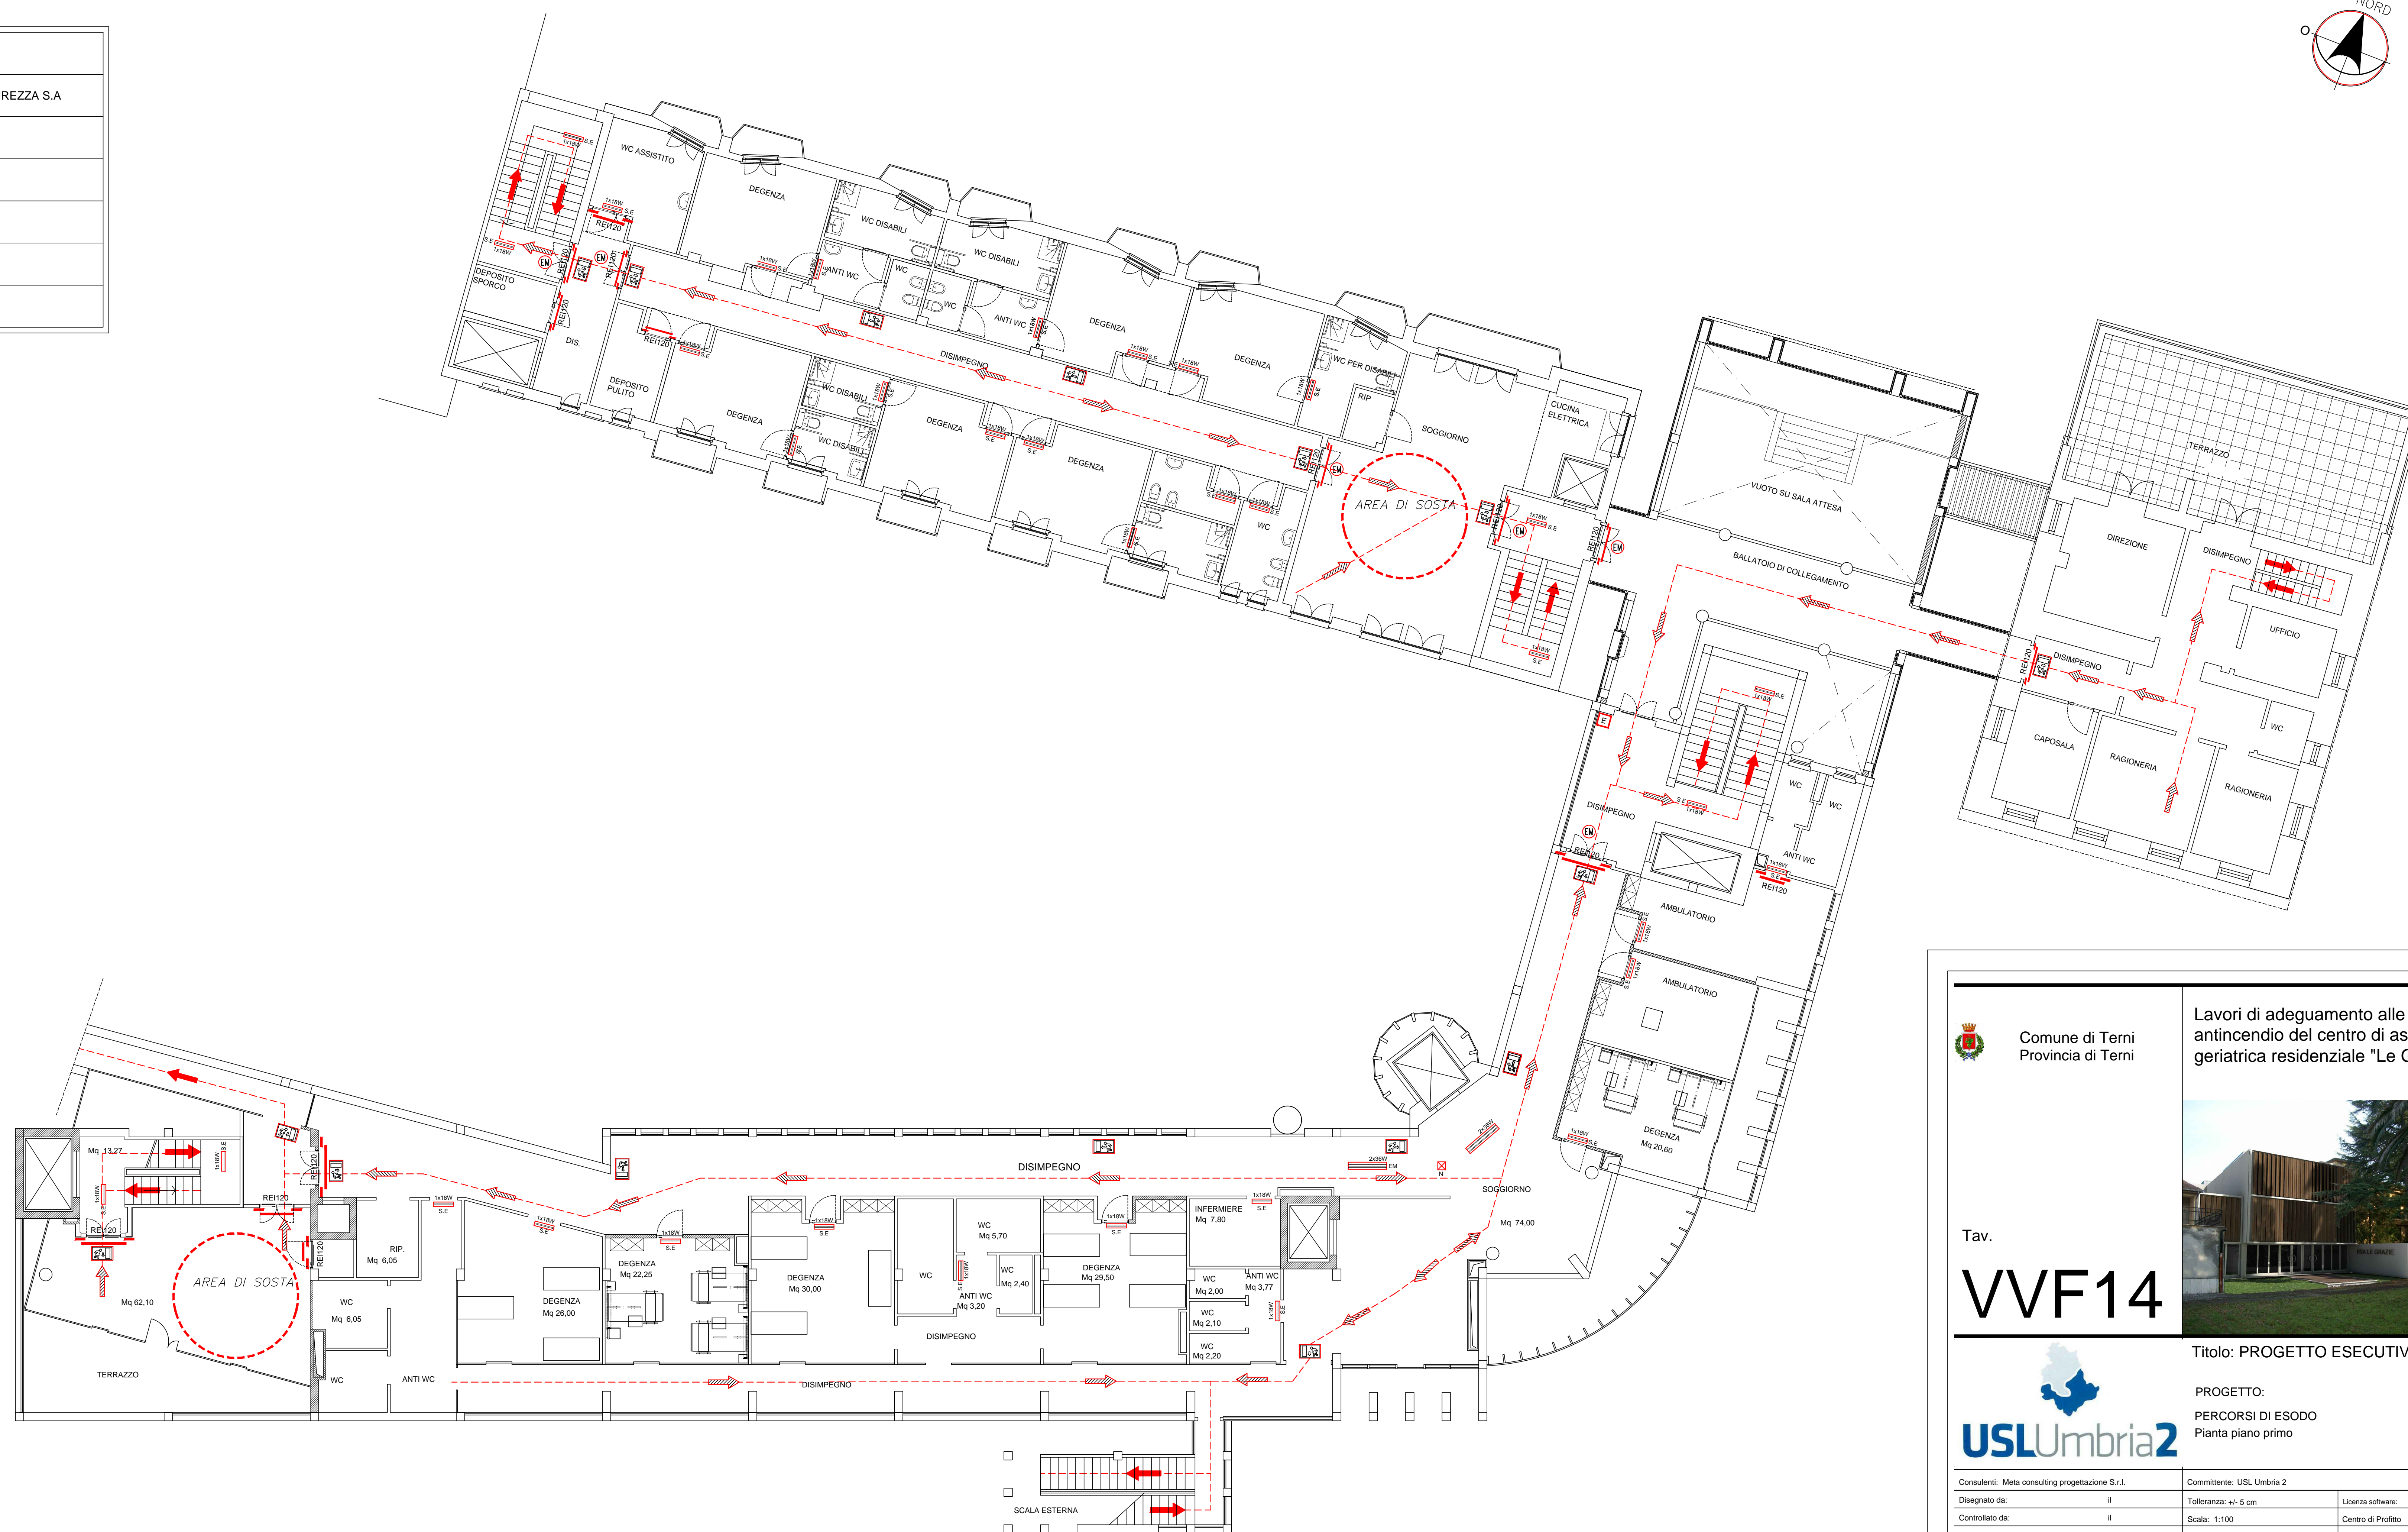

Lavori di adeguamento alle norme antincendio del centro di assistenza geriatrica residenziale "Le Grazie"

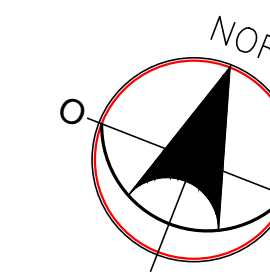

VVF14

Titolo: PROGETTO ESECUTIVO



PROGETTO:  
PERCORSI DI ESODO  
Pianta piano primo

Consulente: Meta consulting progettazione S.r.l.		Committente: USL Umbria 2	
Disegnata da:	il	Tolleranze +/- 5 cm	<div> <div> AUTOCAD 2016 </div> <div> 20-09-2017 </div> </div>
Controllato da:	il	Scale: 1:100	<div> <div> Centro di Profilo </div> <div> 3   3   </div> </div>
Approvato da:	il	Iniziatore	Finito
File:			
Modificato da:	il	Descrizione modifica:	
Modificato da:	il	Descrizione modifica:	
Assemblato da:	il		

Studio tecnico Ing. Sergio Lancia  
Via G. Da Vitalone n. 8 05100 Terni  
Tel. 0744/288242 Fax 0744/288242  
E-mail: [lanca.sergio@gmail.com](mailto:lanca.sergio@gmail.com)