


Comune di Terni  
Provincia di Terni

Lavori di adeguamento alle norme  
antincendio del centro di assistenza  
geriatrica residenziale "Le Grazie"

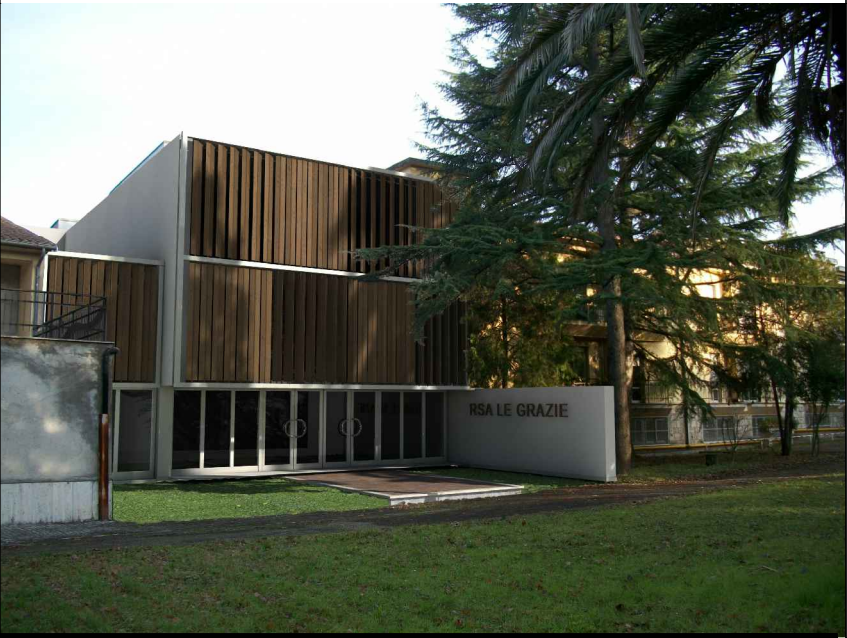

Tav.

ICR04



Titolo: PROGETTO ESECUTIVO

PROGETTO IMPIANTI MECCANICI:  
IMPIANTO DI CONDIZIONAMENTO  
SCHEMA TUBAZIONI FAN-COIL

Consulenti: Meta consulting progettazione S.r.l.			Committente: USL Umbria 2	
Disegnato da: Leonori Romina	il	04.12.14	Tolleranza: +/- 5 cm	Licenza software: AUTOCAD ARCHITECTURE2010 381-05067537
Controllato da: Lancia Sergio	il	04.12.14	Scala: 1:100	Centro di Profitto
Approvato da: Lancia Sergio	il	04.12.14	Iniziato il	Finito il
File:				
Modificato da:			Descrizione modifica:	
Modificato da:			Descrizione modifica:	
Approvato da:				

Studio tecnico Ing. Sergio Lancia  
Via G. Da Vitulone n. 8 05100 Terni  
Tel. 0744/288242 Fax 0744/288242  
E-mail: lancia.sergio@gmail.com