


Comune di Terni
Provincia di Terni

Lavori di adeguamento alle norme
antincendio del centro di assistenza
geriatrica residenziale "Le Grazie"

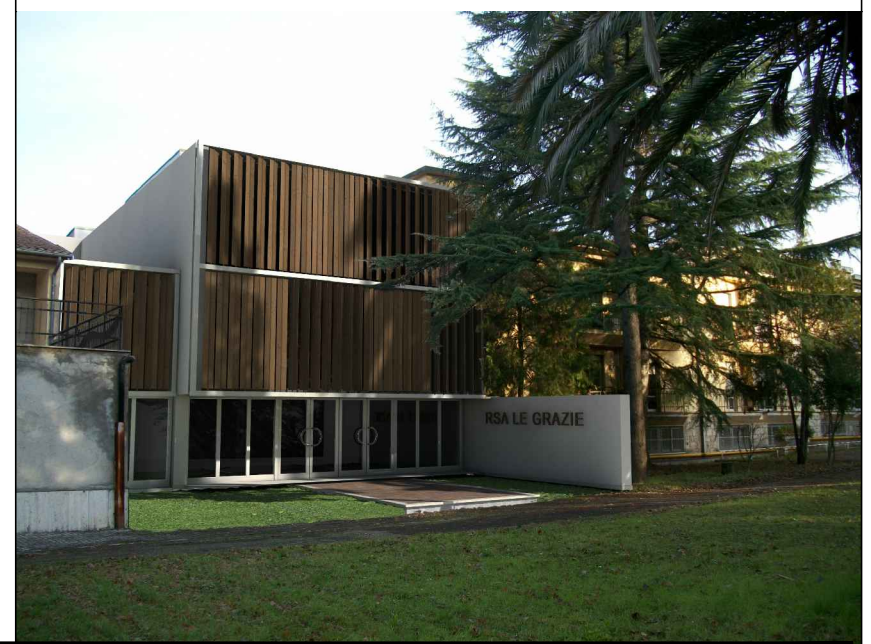

Tav.

ICR05



Titolo: PROGETTO ESECUTIVO

PROGETTO IMPIANTI MECCANICI:
IMPIANTO DI CONDIZIONAMENTO
SCHEMA FUNZIONALE CENTRALE TERMOFRIGO E
PRODUZIONE ACS

Consulenti: Meta consulting progettazione S.r.l.			Committente: USL Umbria 2	
Disegnato da:	Leonori Romina	il 04.12.14	Tolleranza: +/- 5 cm	Licenza software: AUTOCAD ARCHITECTURE 2010 381-69897537
Controllato da:	Lancia Sergio	il 04.12.14	Scala: 1:100	Centro di Profitto
Approvato da:	Lancia Sergio	il 04.12.14	Iniziato il	Finito il
File:				
Modificato da:	il	Descrizione modifica:		
Modificato da:	il	Descrizione modifica:		
Approvato da:	il			

Studio tecnico Ing. Sergio Lancia
Via G. Da Vitalone n. 8 05100 Terni
Tel. 0744/288242 Fax 0744/288242
E-mail: lancia.sergio@gmail.com