

TABELLE COIBENTAZIONE TUBAZIONI

Tubazioni sottotraccia			Colonne montanti		
Diametro tubazione		Coibent. SP	Diametro tubazione		Coibent. SP
Pollici	In mm	In mm	Pollici	In mm	In mm
—	8	4	—	8	7
—	10	4	—	10	7
—	12	4	—	12	7
—	14	4	—	14	7
—	16	4	—	16	7
3/8"	17.2	5	3/8"	17.2	9
1/2"	21.3	7	1/2"	21.3	12
3/4"	26.9	8	3/4"	26.9	14
1"	33.7	8	1"	33.7	14
1 1/4"	42.4	8	1 1/4"	42.4	14
1 1/2"	48.3	8	1 1/2"	48.3	14
2"	60.3	11	2"	60.3	19
—	70	11	—	70	19
2 1/2"	76.1	11	2 1/2"	76.1	19
3	88.9	11	3	88.9	19

LEGENDA

Tubazione ricircolo


Tubazione acqua fredda

LEGENDA


Tubazione scarico acque nere

ALA NUOVA (EDIFICIO "C")

PIANO TERRA IDRICO - SANITARIO

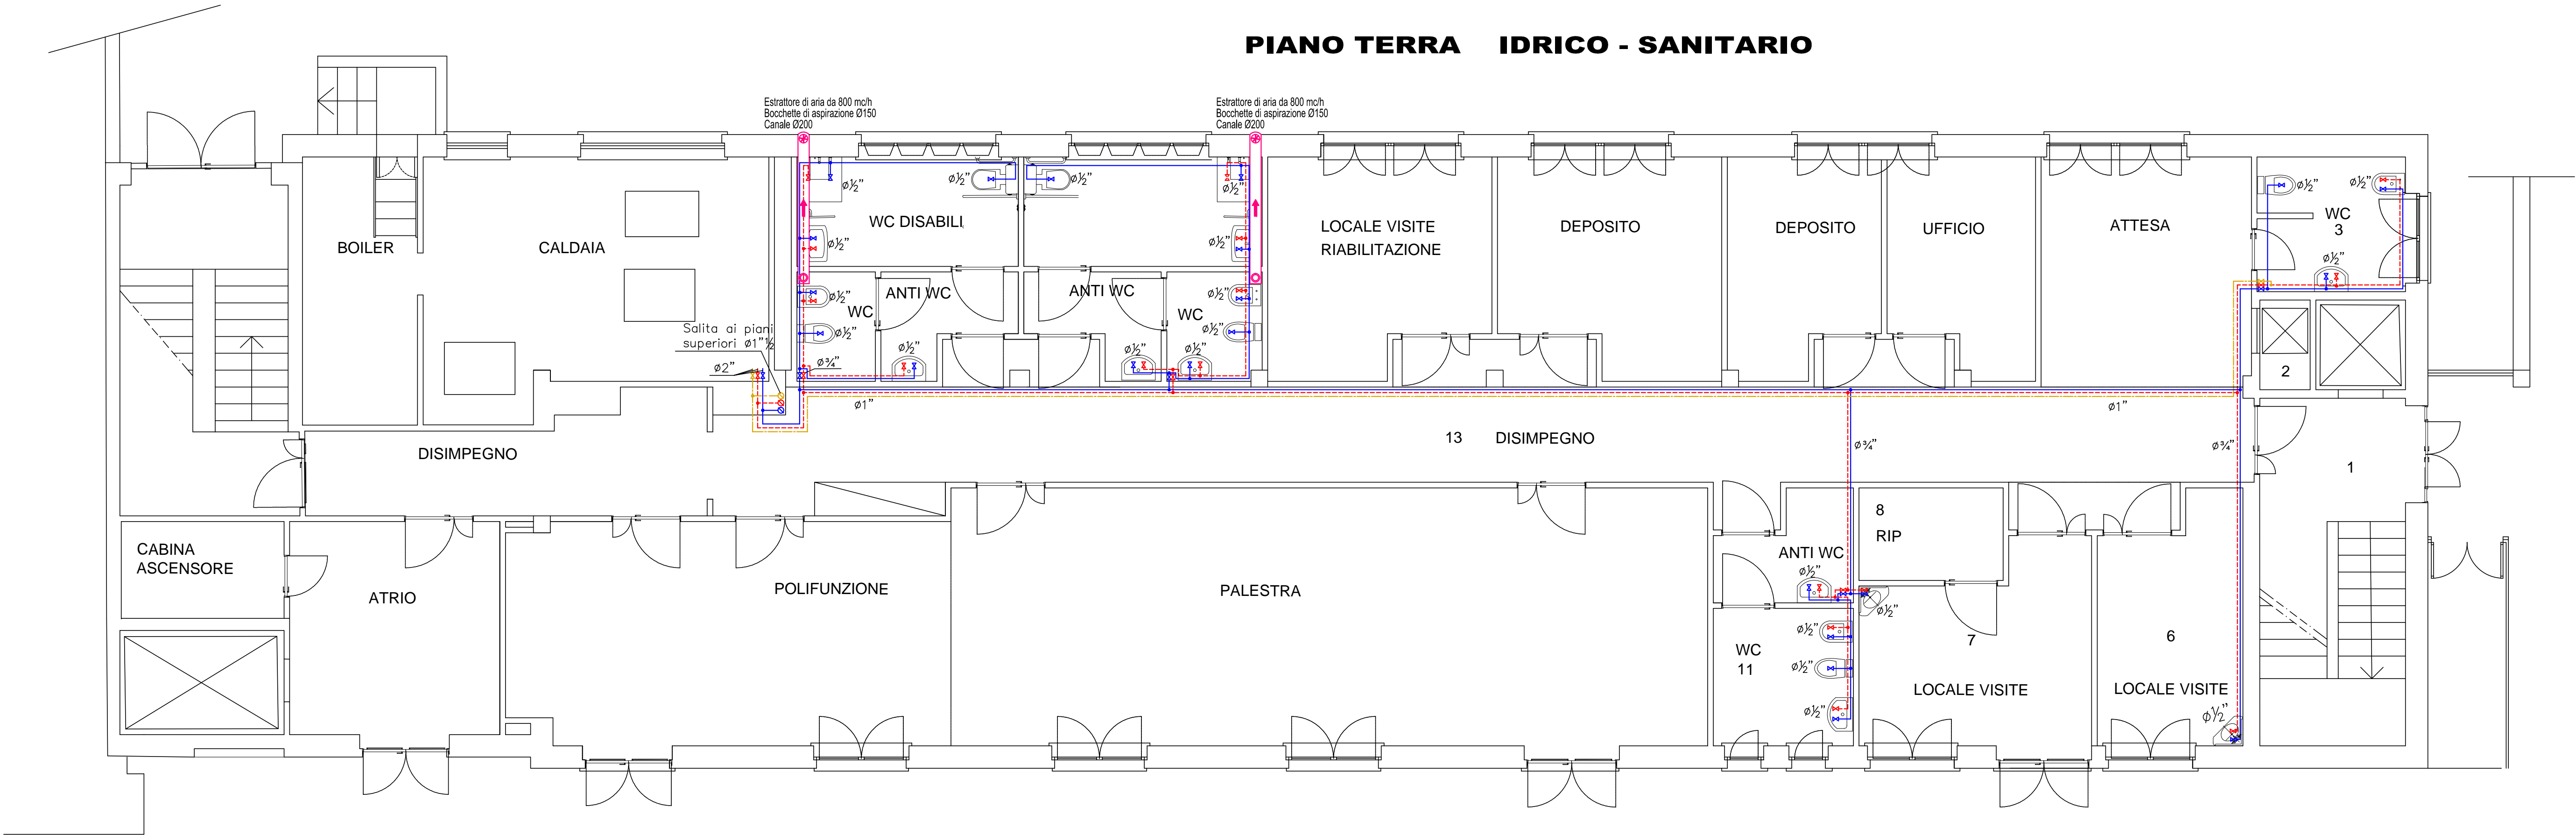


PIANO TERRA SCARICHI

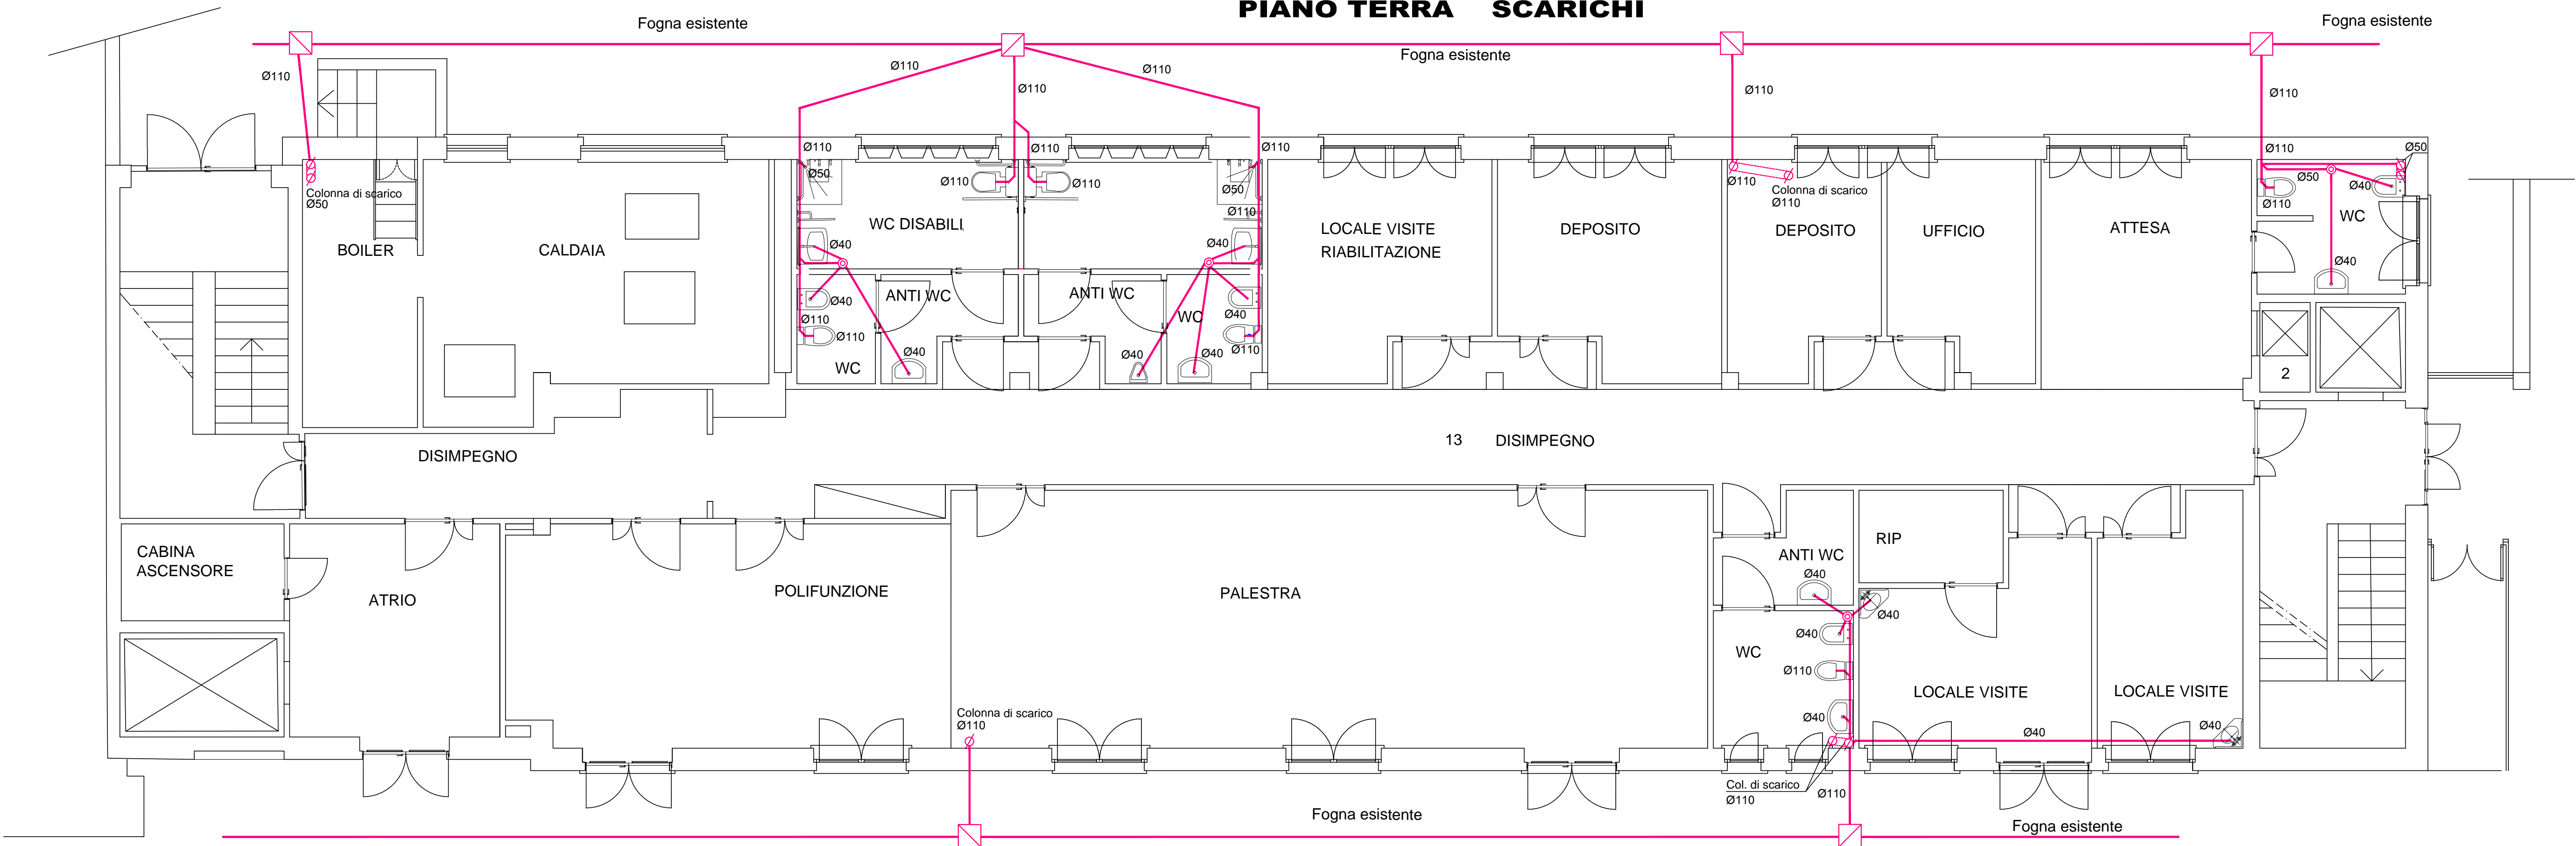

Comune di Terni
Provincia di Terni

Lavori di adeguamento alle norme
antincendio del centro di assistenza
geriatrica residenziale "Le Grazie"

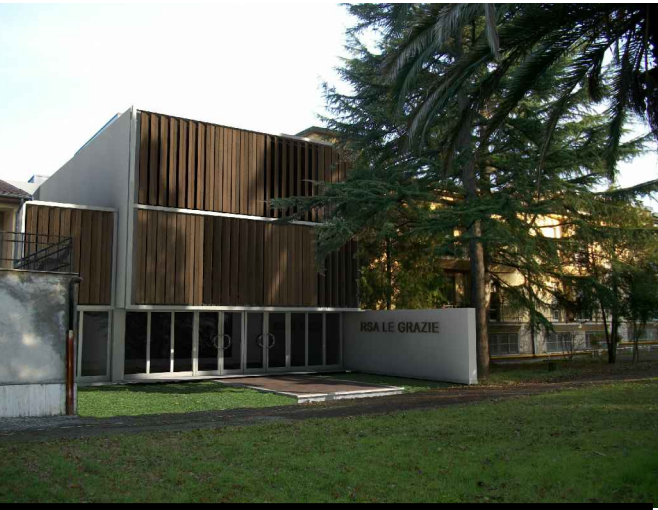

Tav.

IIS01

USL Umbria2

Titolo: PROGETTO ESECUTIVO

PROGETTO IMPIANTI MECCANICI:
IMPIANTO IDRICO SANITARIO E SCARICHI
Pianta piano terra

Consulenti: Meta consulting progettazione S.r.l.	Conveniente: USL Umbria 2	Software: AutoCAD 2017/2020
Disegnato da: F	Tolleranze: +/- 5 cm	Scalatura: 1:50
Controlato da: F	Scala: 1:50	Centro di Proietta: [3.13.17]
Approvato da: F	Intesa: F	Firma: F
File:	Modificato da: F	Descrizione modifica:
Modificato da: F	Modificato da: F	Descrizione modifica:
Approvato da: F	Approvato da: F	

Studio Tecnico Ing. Sergio Lenzi
Via G. da Viterbo n. 8 05100 Terni
Tel. 0744/280343 Fax 0744/280342
E-mail: lenzi.sergio@gmail.com