

TABELLE COIBENTAZIONE TUBAZIONI

Tubazioni sottotraccia			Colonne montanti		
Diametro tubazione		Coibent. SP	Diametro tubazione		Coibent. SP
Pollici	In mm		Pollici	In mm	
-	8	4	-	8	7
-	10	4	-	10	7
-	12	4	-	12	7
-	14	4	-	14	7
-	16	4	-	16	7
3/8"	17.2	5	3/8"	17.2	9
1/2"	21.3	7	1/2"	21.3	12
3/4"	26.9	8	3/4"	26.9	14
1"	33.7	8	1"	33.7	14
1 1/4"	42.4	8	1 1/4"	42.4	14
1 1/2"	48.3	8	1 1/2"	48.3	14
2"	60.3	11	2"	60.3	19
-	70	11	-	70	19
2 1/2"	76.1	11	2 1/2"	76.1	19
3	88.9	11	3	88.9	19

LEGENDA



- Tubazione ricircolo
- Tubazione acqua fredda
- Tubazione acqua calda
- Colonna montante
- Saracinesca
- Bocchette di aspirazione canali di estrazione

LEGENDA

- Tubazione scarico acque nere
- Colonna di scarico

ALA NUOVA (EDIFICIO "C")

PIANO SECONDO IDRICO - SANITARIO

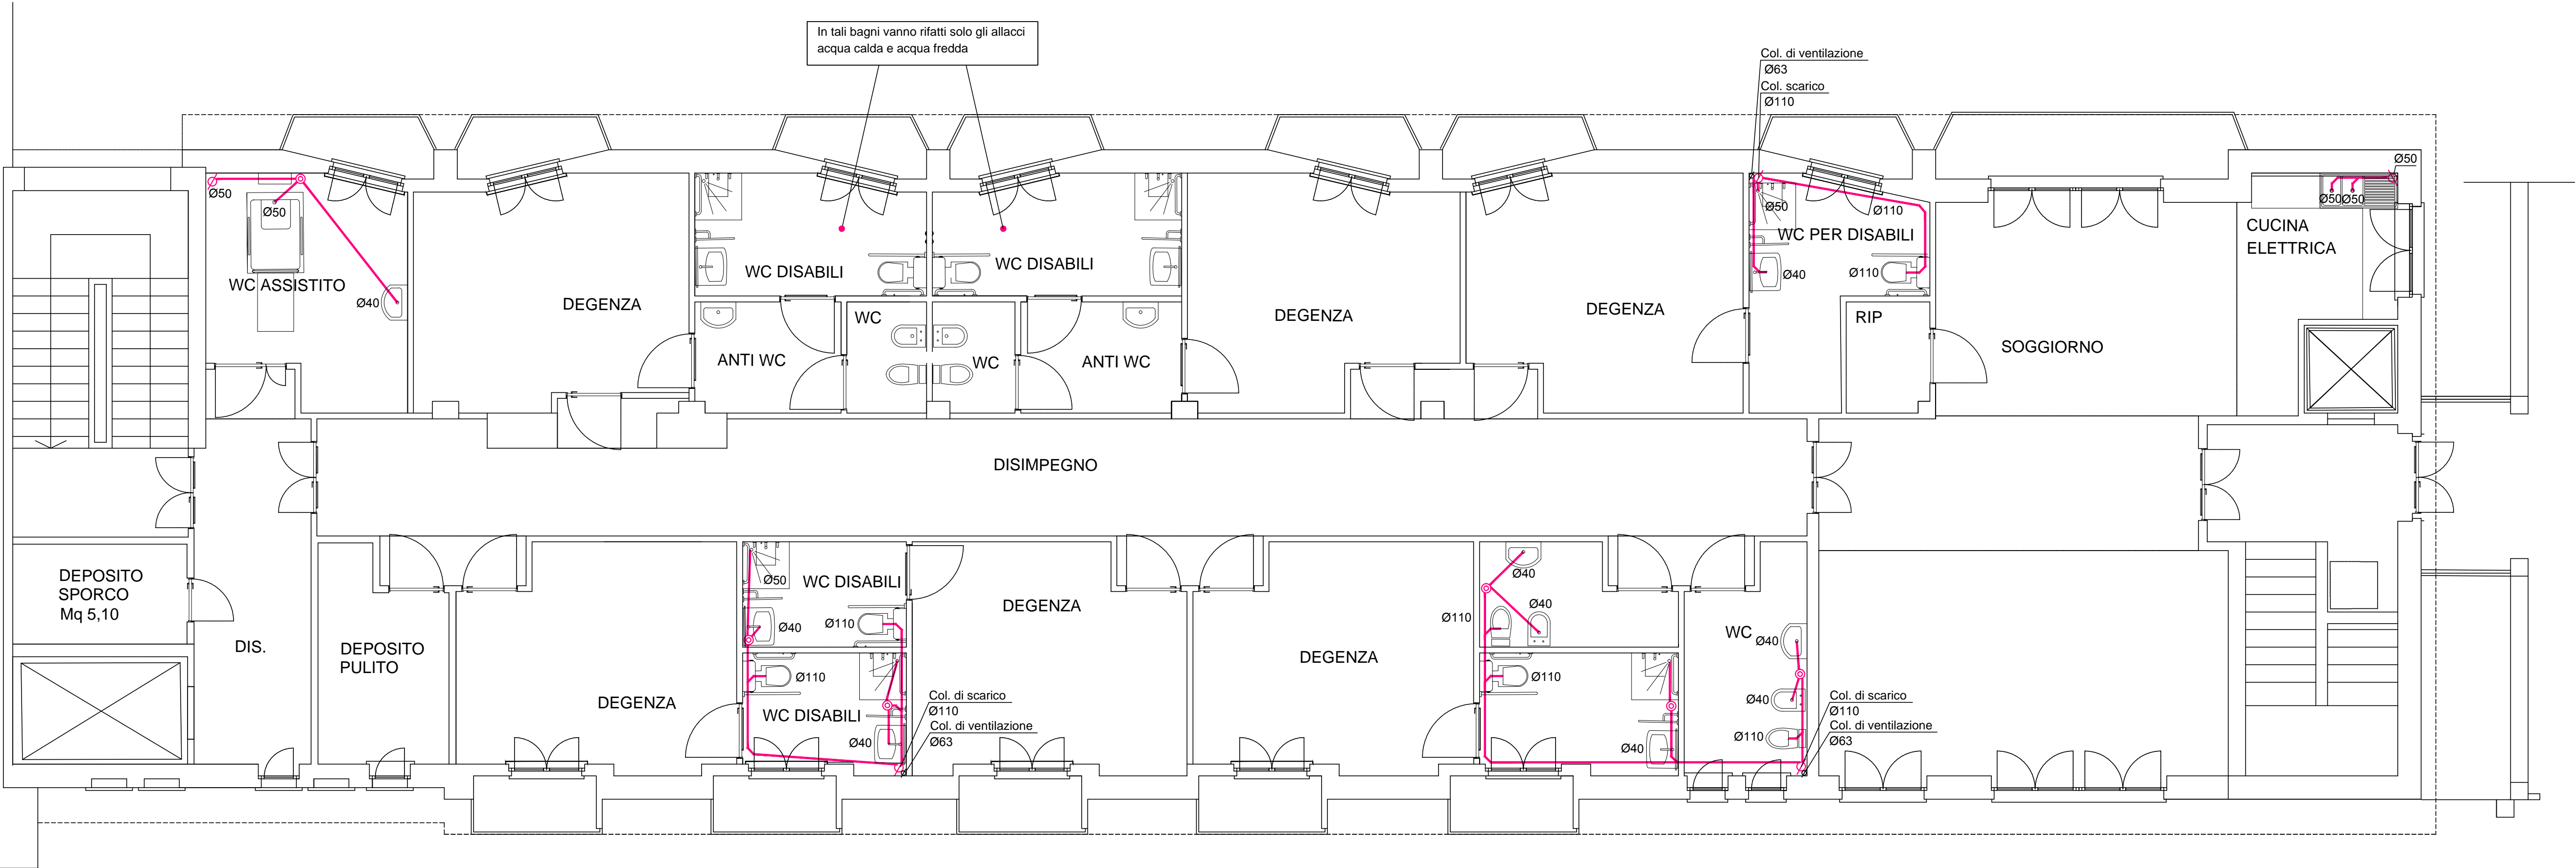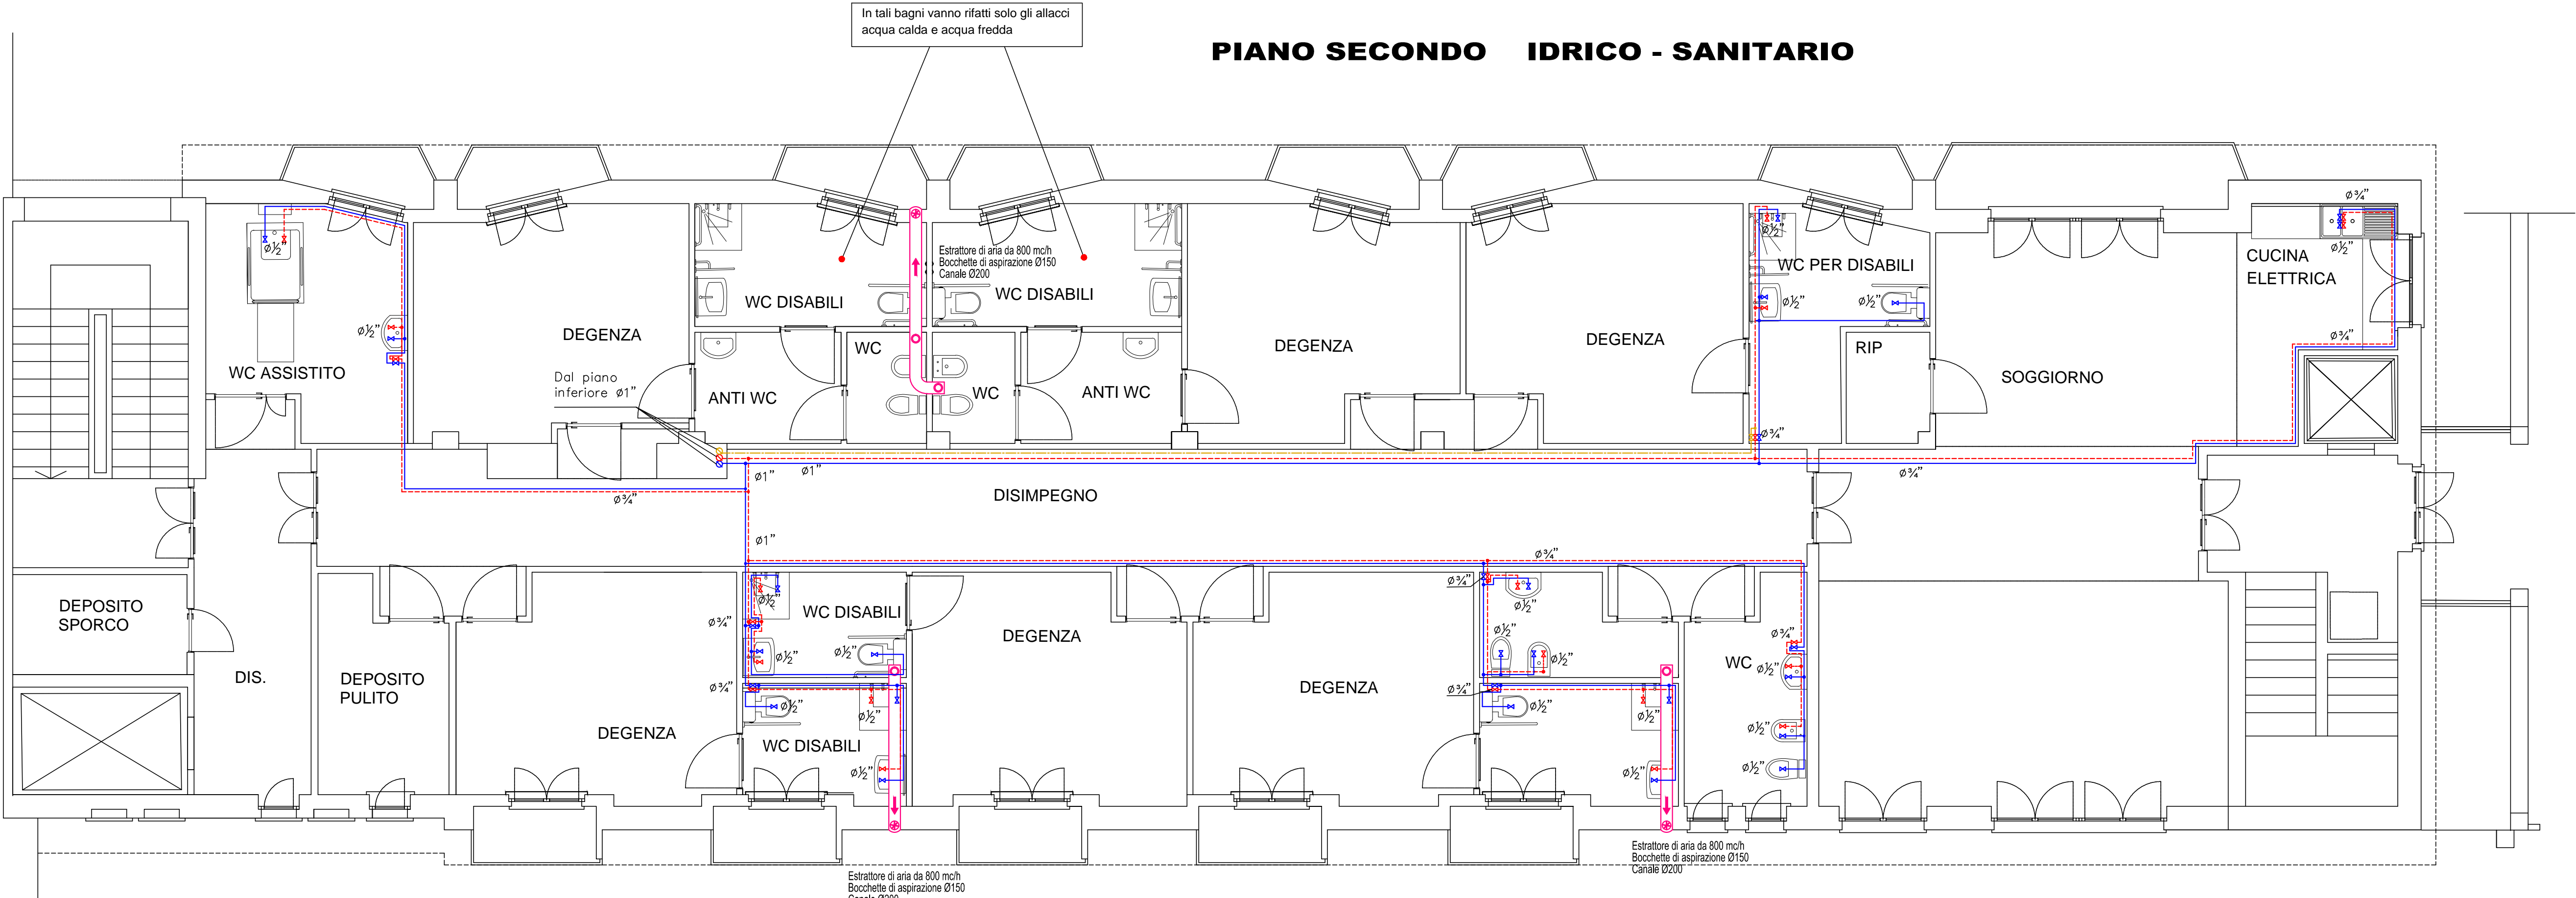

Comune di Terni  
Provincia di Terni

Lavori di adeguamento alle norme  
antincendio del centro di assistenza  
geriatrica residenziale "Le Grazie"



Tav.

IIS03

USL Umbria2

Titolo: PROGETTO ESECUTIVO

PROGETTO IMPIANTI MECCANICI:  
IMPIANTO IDRICO SANITARIO E SCARICHI  
Pianta piano secondo

Consulenti: M&S consulting progettazione S.r.l.		Committente: USL Umbria 2	
Disegnato da:	ii	Tolleranze: +/- 0 cm	Lavoro software: AUTOCAD/PT/REVIT/3D MAX/ARCADE
Coordinato da:	ii	Scale: 1:100	Contenuto di Progetto: [ 3   3   7 ]
Approvato da:	ii	Integrità ii	Foglio ii
File:			
Modificato da:	ii	Descrizione modifica:	
Modificato da:	ii	Descrizione modifica:	
Approvato da:	ii		

Studio Tecnico Ing. Sergio Lancia  
Via G. da Verrone n. 8 05100 Terni  
Tel. 0744/288242 Fax 0744/288242  
E-mail: lanciasergio@gmail.com