




TIPICO RILEVATORI INCENDIO SU SOFFITTO

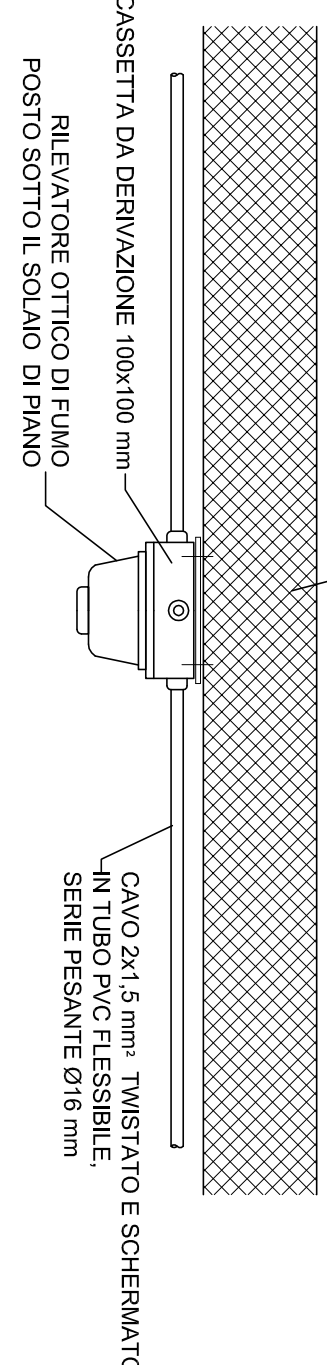

TIPICO RILEVATORI INCENDIO SOPRA CONTROSOFFITTO IN VERSIONE DOPPIA

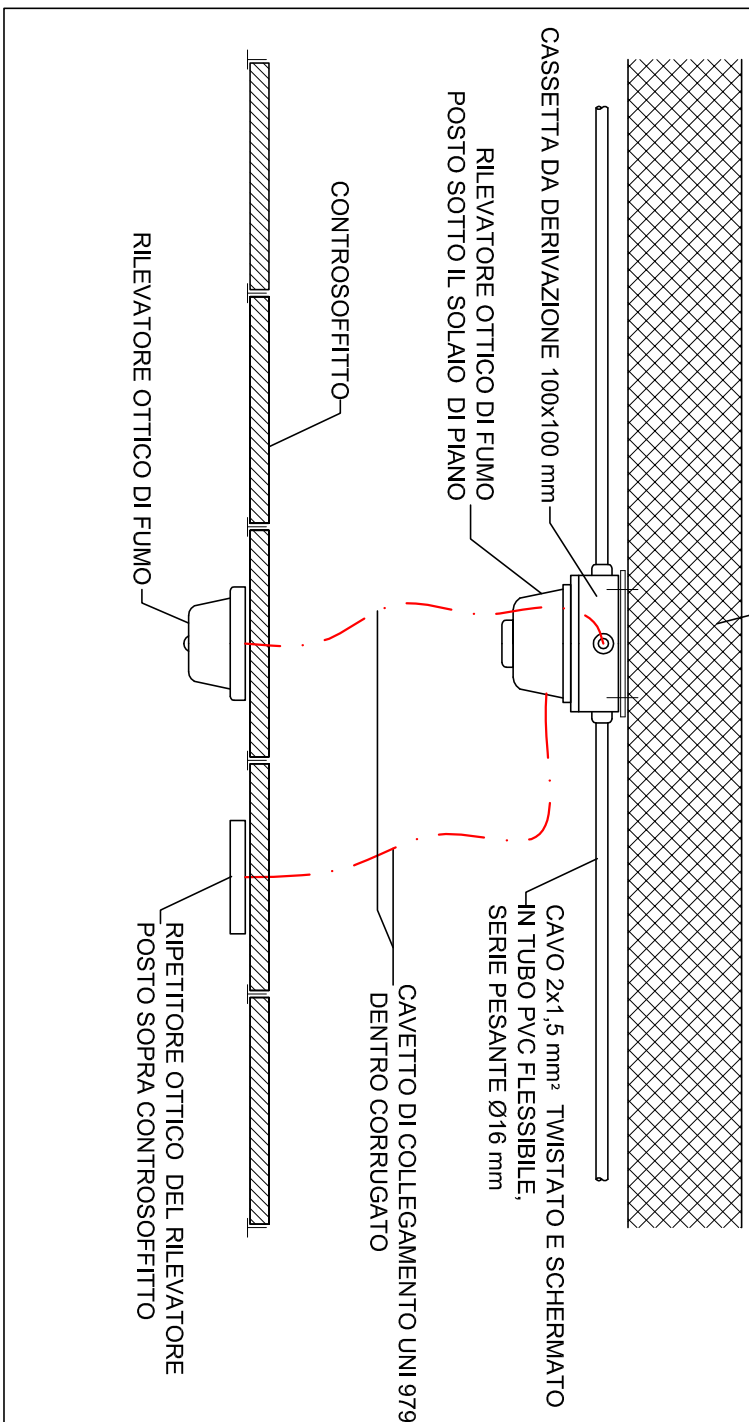

<input type="checkbox"/>	PULSANTE MANUALE ALARME INCENDIO
<input type="checkbox"/>	PANNELLO ALARME INCENDIO
<input type="checkbox"/>	RILEVATORE OTTICO DI FUMO AMBIENTE
<input type="checkbox"/>	LETTERE ALFANUMERICHE PER PARETE
<input checked="" type="checkbox"/>	MODULO 3 INGRESSO
<input checked="" type="checkbox"/>	MODULO DI COMANDO
<input type="checkbox"/>	GENERALE DI RILEVAZIONE INCENDIO
<input type="checkbox"/>	RILEVATORE TIRANCO AMBIENTE
<input type="checkbox"/>	RILEVATORE GAS

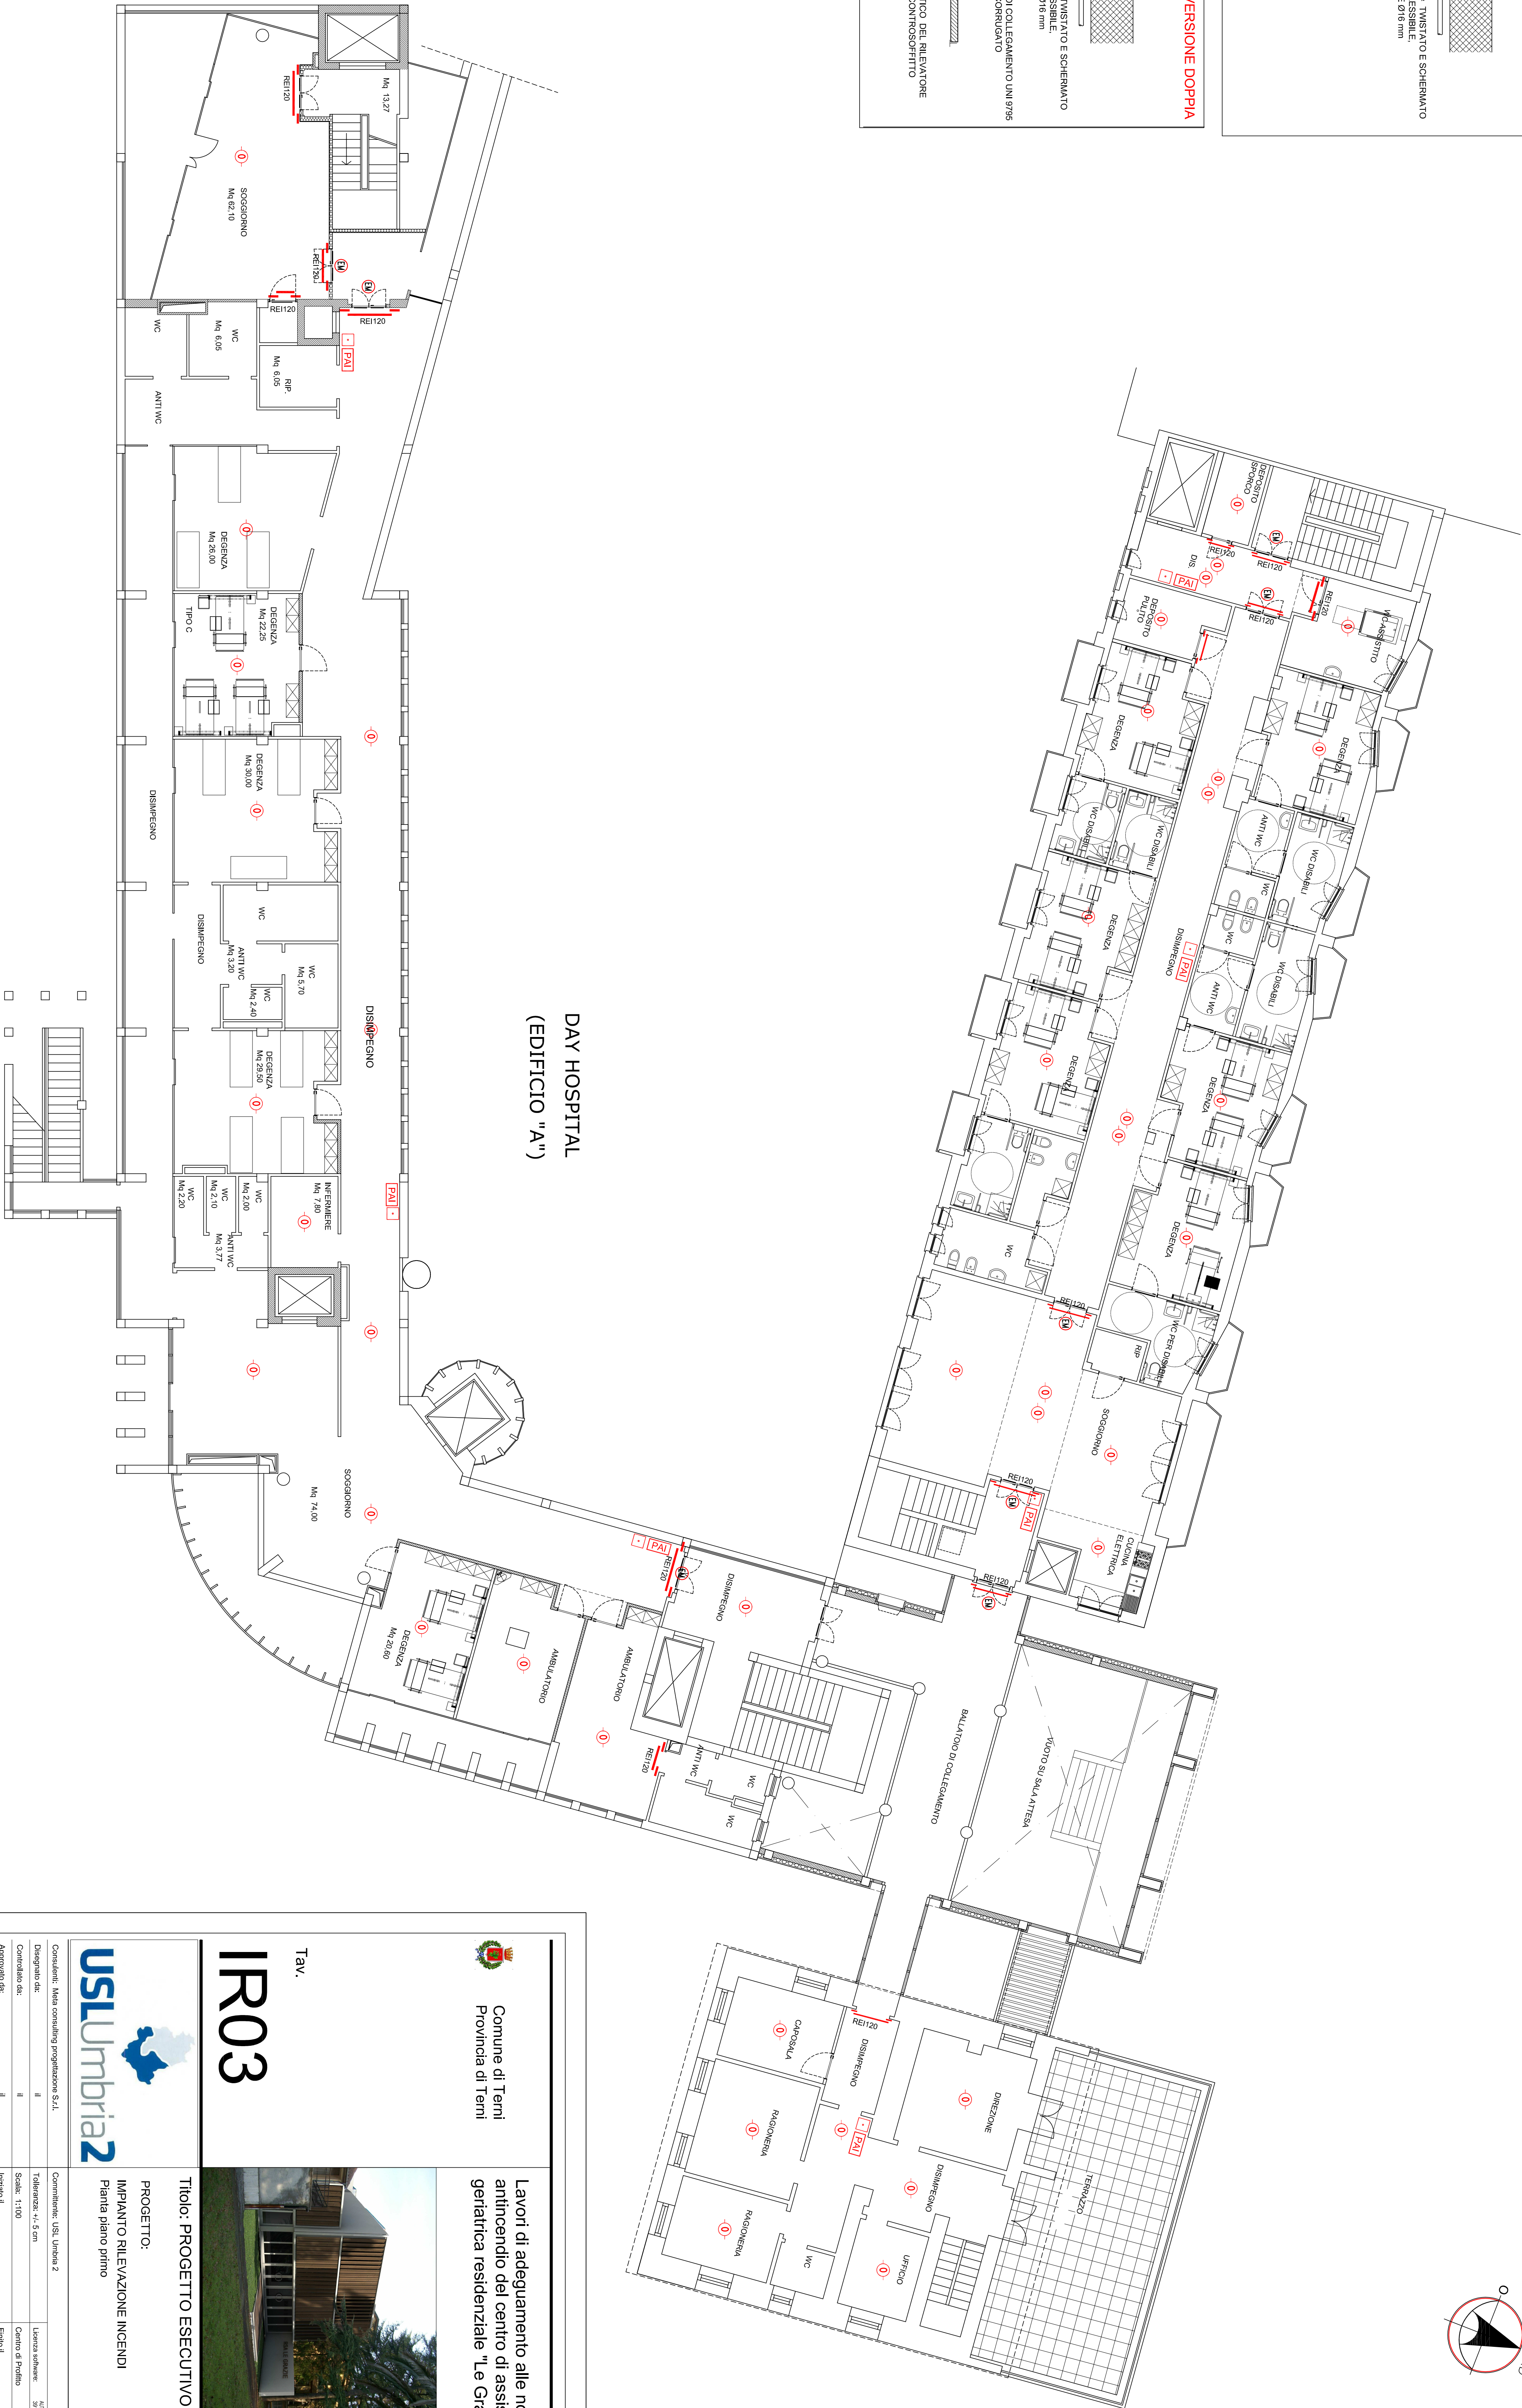

DAY HOSPITAL
(EDIFICIO "A")

Comune di Terni
Provincia di Terni

Lavori di adeguamento alle norme
antincendio del centro di assistenza
geriatrica residenziale "Le Grazie"



Tav.
IR03
Titolo: PROGETTO ESECUTIVO

PROGETTO:
IMPIANTO RILEVAZIONE INCENDIO
Pianta piano primo

USLumbria2

Consulente: Mario Corbelli progettazione S.r.l.	Collaboratore: USL Umbria 2	Autore: Mario Corbelli progettazione S.r.l.
Disegnato da: M	Tolleranza: +/- 5 mm	Scala: 1:100
Controllato da: M	Scale: 1:100	Formato: A3
Approvato da: M	Integri: 1	Formato: A3
Redatto da: M	Integri: 1	Formato: A3
Modificato da: M	Integri: 1	Formato: A3
Verificato da: M	Integri: 1	Formato: A3
Approvato da: M	Integri: 1	Formato: A3

Studio tecnico Ing. Sergio Lorenzi
Via G. Galvani n. 10 - 00100 Terni
Tel. 0744/444444 - Fax 0744/444444
E-mail: studio@sergiolorenzi.com