





TIPICO RILEVATORI INCENDIO SU SOFFITTO

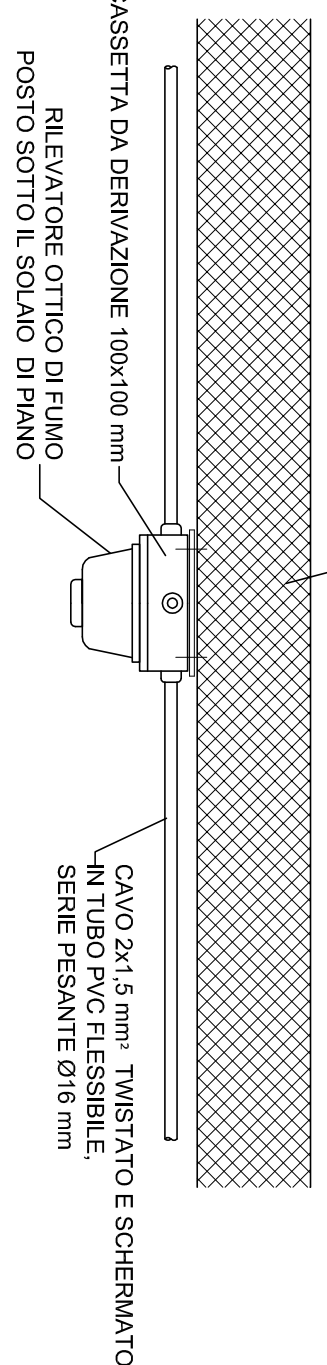

TIPICO RILEVATORI INCENDIO SOPRA CONTROSOFFITTO IN VERSIONE DOPPIA

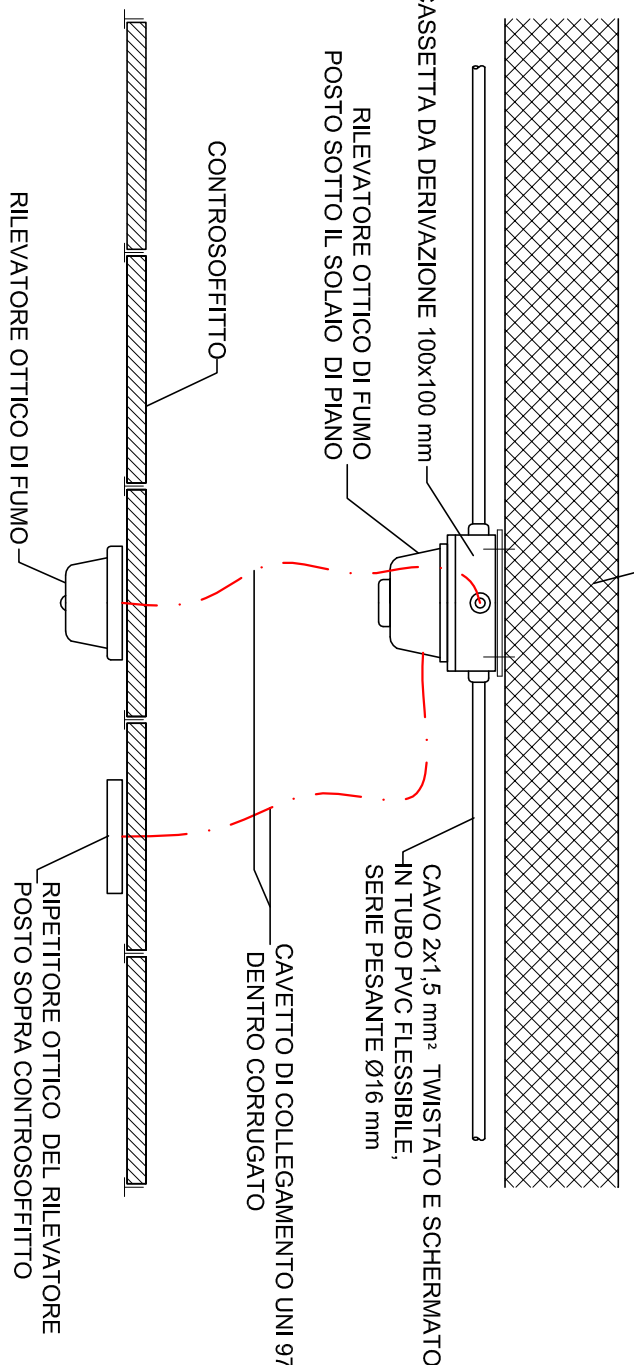

<input type="checkbox"/>	RILEVANTE MANUALE ALLARME INCENDIO
<input checked="" type="checkbox"/>	PANNELLO ALLARME INCENDIO
<input checked="" type="checkbox"/>	RILEVATORE OTTICO IN PIANO AMBIENTE
<input checked="" type="checkbox"/>	ELIMINAMANTE FOGGI PORTI
<input checked="" type="checkbox"/>	MODULO 3 INGRESSI
<input checked="" type="checkbox"/>	MODULO DI COMANDO
<input checked="" type="checkbox"/>	CENTRALE IN RILEZIONE INCENDIO
<input checked="" type="checkbox"/>	RILEVATORE TERMICO AMBIENTE
<input checked="" type="checkbox"/>	RILEVATORE GAS

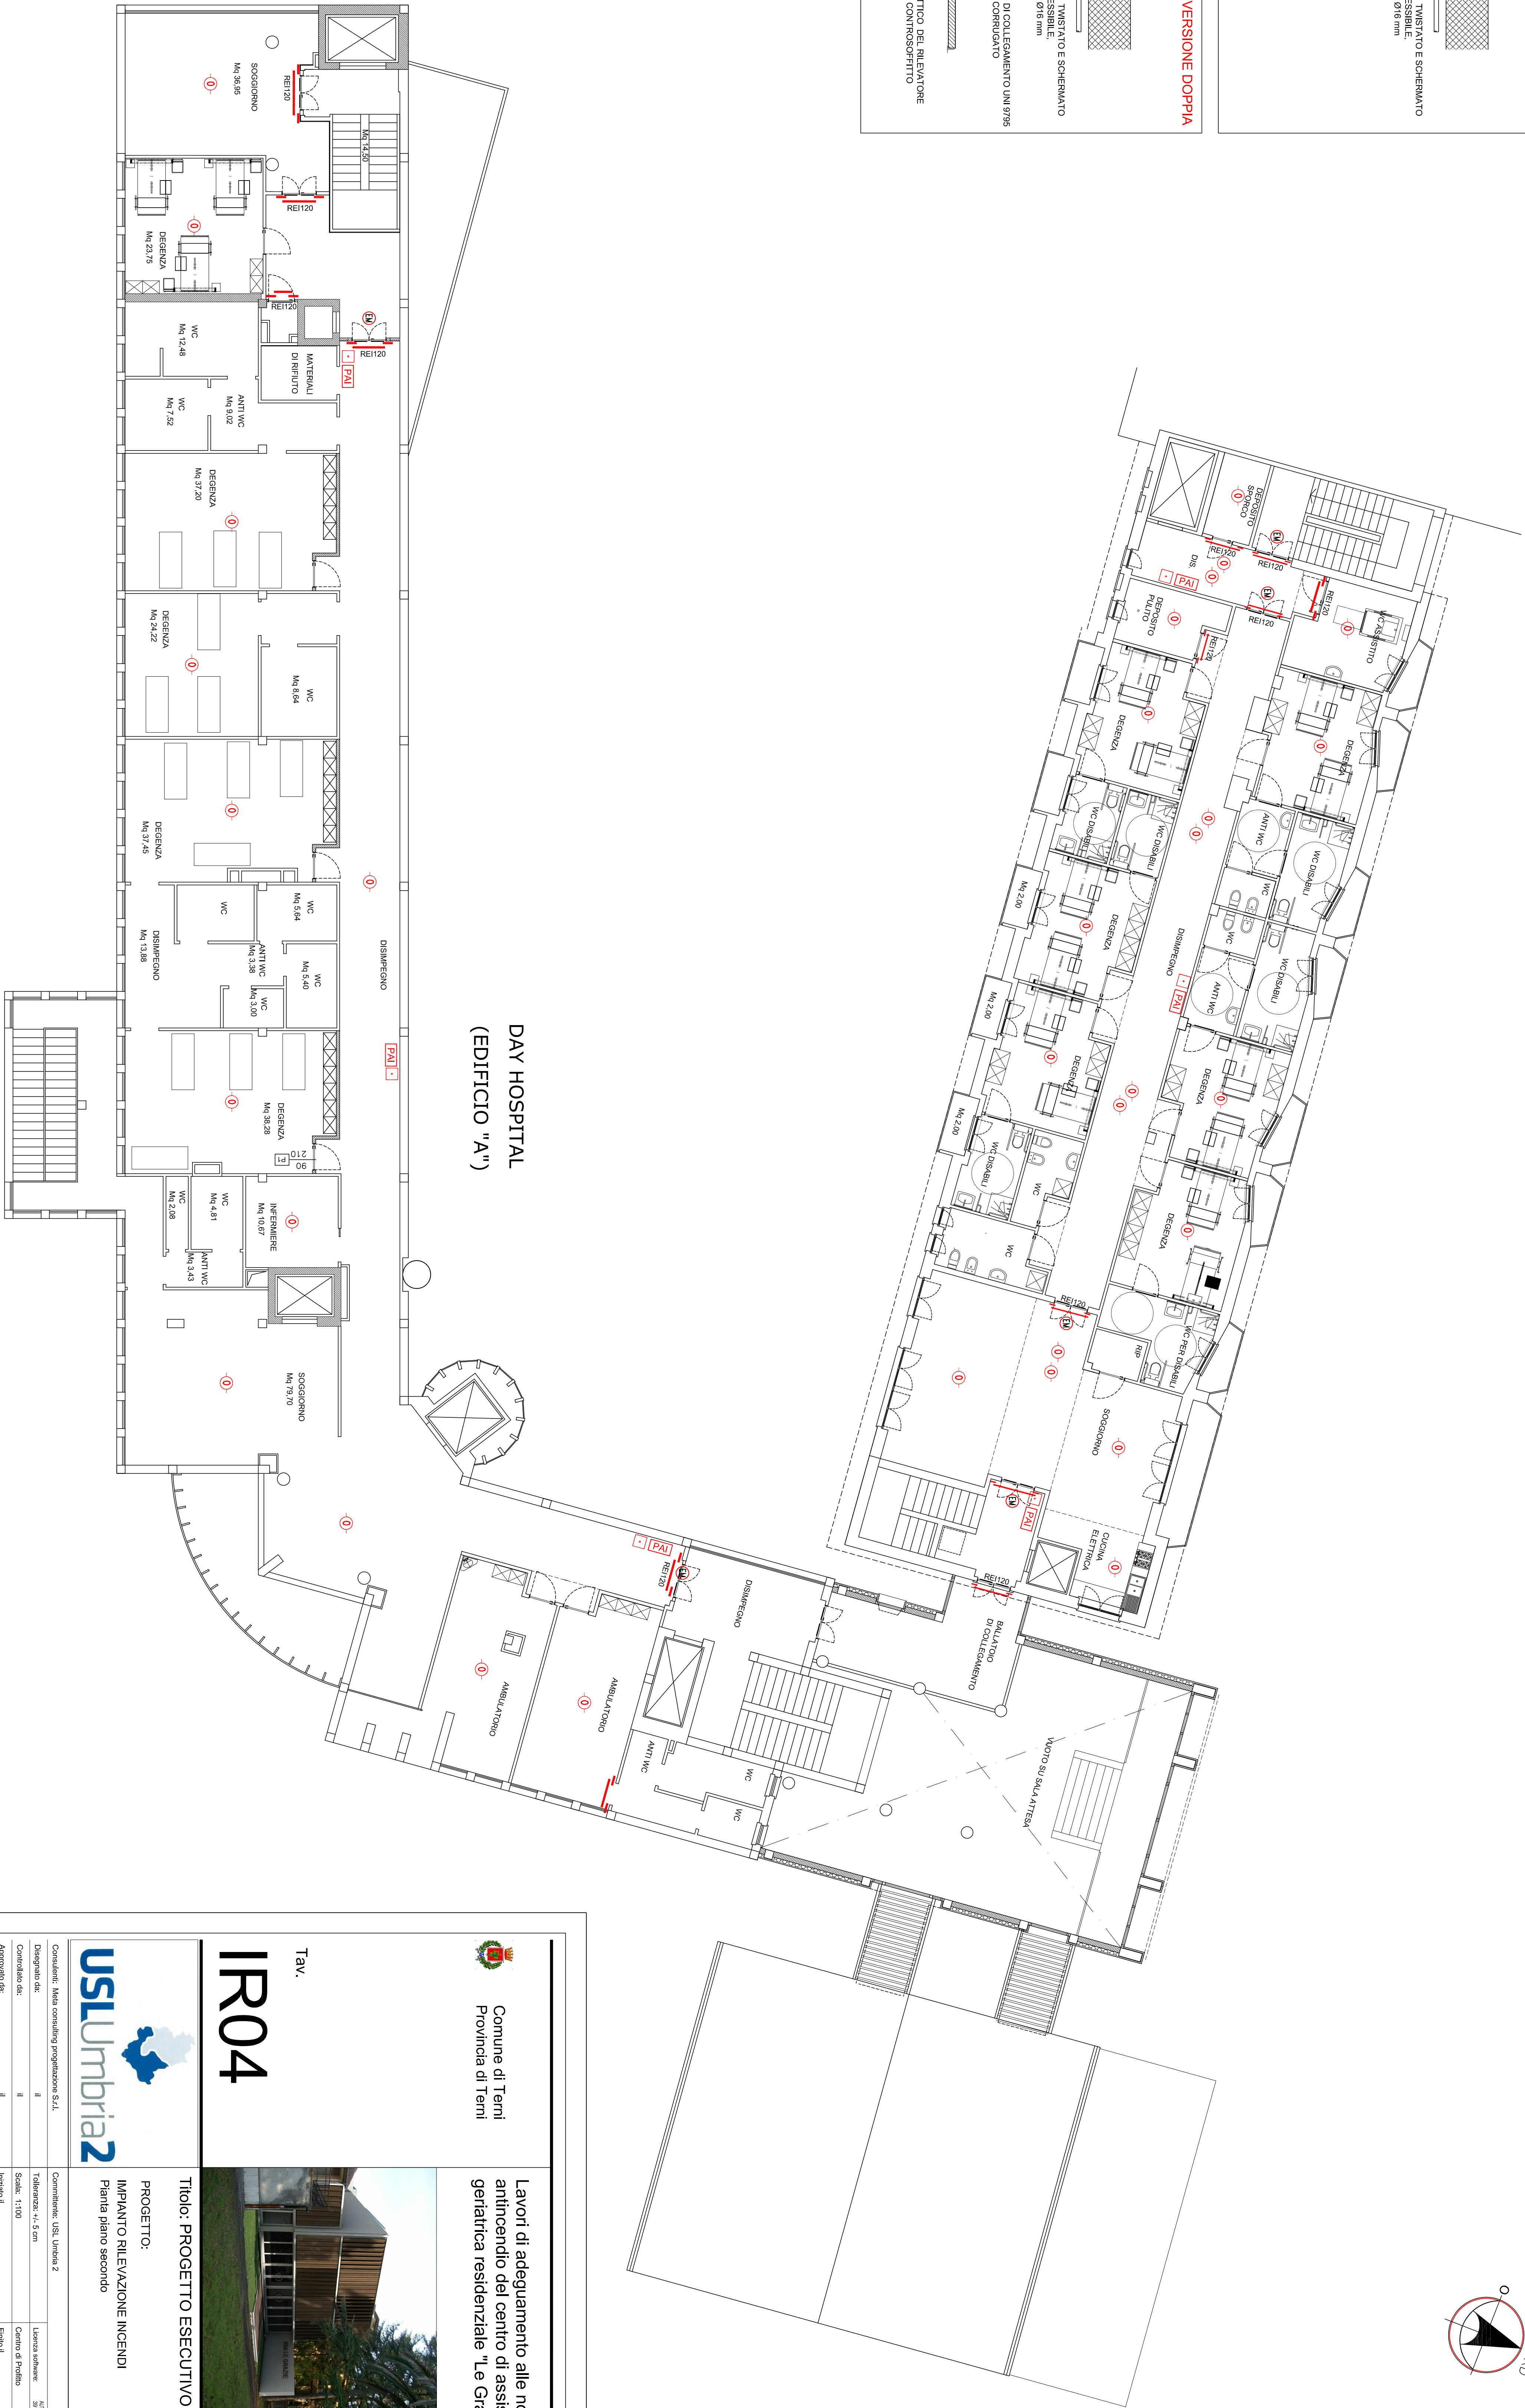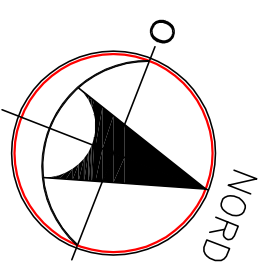

DAY HOSPITAL
(EDIFICIO "A")

Comune di Terni
Provincia di Terni

Lavori di adeguamento alle norme
antincendio del centro di assistenza
geriatrica residenziale "Le Grazie"



Tav.
IR04

Titolo: PROGETTO ESECUTIVO
PROGETTO:
IMPIANTO RILEVAZIONE INCENDIO
Pianta piano secondo



Consulente: Mario Corbelli progettazione S.r.l.	Collaboratore: USL Umbria 2	Autore: Mario Corbelli progettazione S.r.l.
Disegnato da: M	Tolleranza: +/- 5 mm	Verificato da: M
Controllato da: M	Scala: 1:100	Controllato da: M
Approvato da: M	Integrità: I	Integrità: I
Modificato da: M	Descrizione: modifica	Modificato da: M
Modificato da: M	Descrizione: modifica	Modificato da: M
Modificato da: M	Descrizione: modifica	Modificato da: M

Studio tecnico Ing. Sergio Lorenzi
Via G. Galvani n. 10 - 01100 Terni
Tel. 0744/444444 - Fax 0744/444444
E-mail: studio@sergiolorenzi.com